
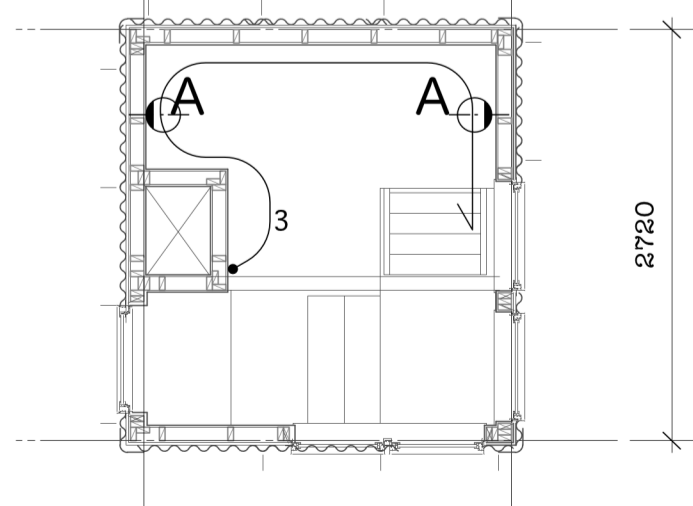


記号	品名	メーカー	型番	数量
V1	天井埋込型空調換気扇	松下	FY16ZBS3/6W	1
V2	天井埋込型空調換気扇	松下	FY18KB5A	1
V3	30cmレンジファン	松下	FY30EF5	1
V4	浴室用空調換気扇	松下	FY13UD	2
V5	トイレ用換気扇	松下	FY12PTAE8D	2
V6	産業用有圧換気扇	松下	FY30GSU3	5
SD	煙感知式火災報知器	認定品		5
AC1				
AC2				
AC3				

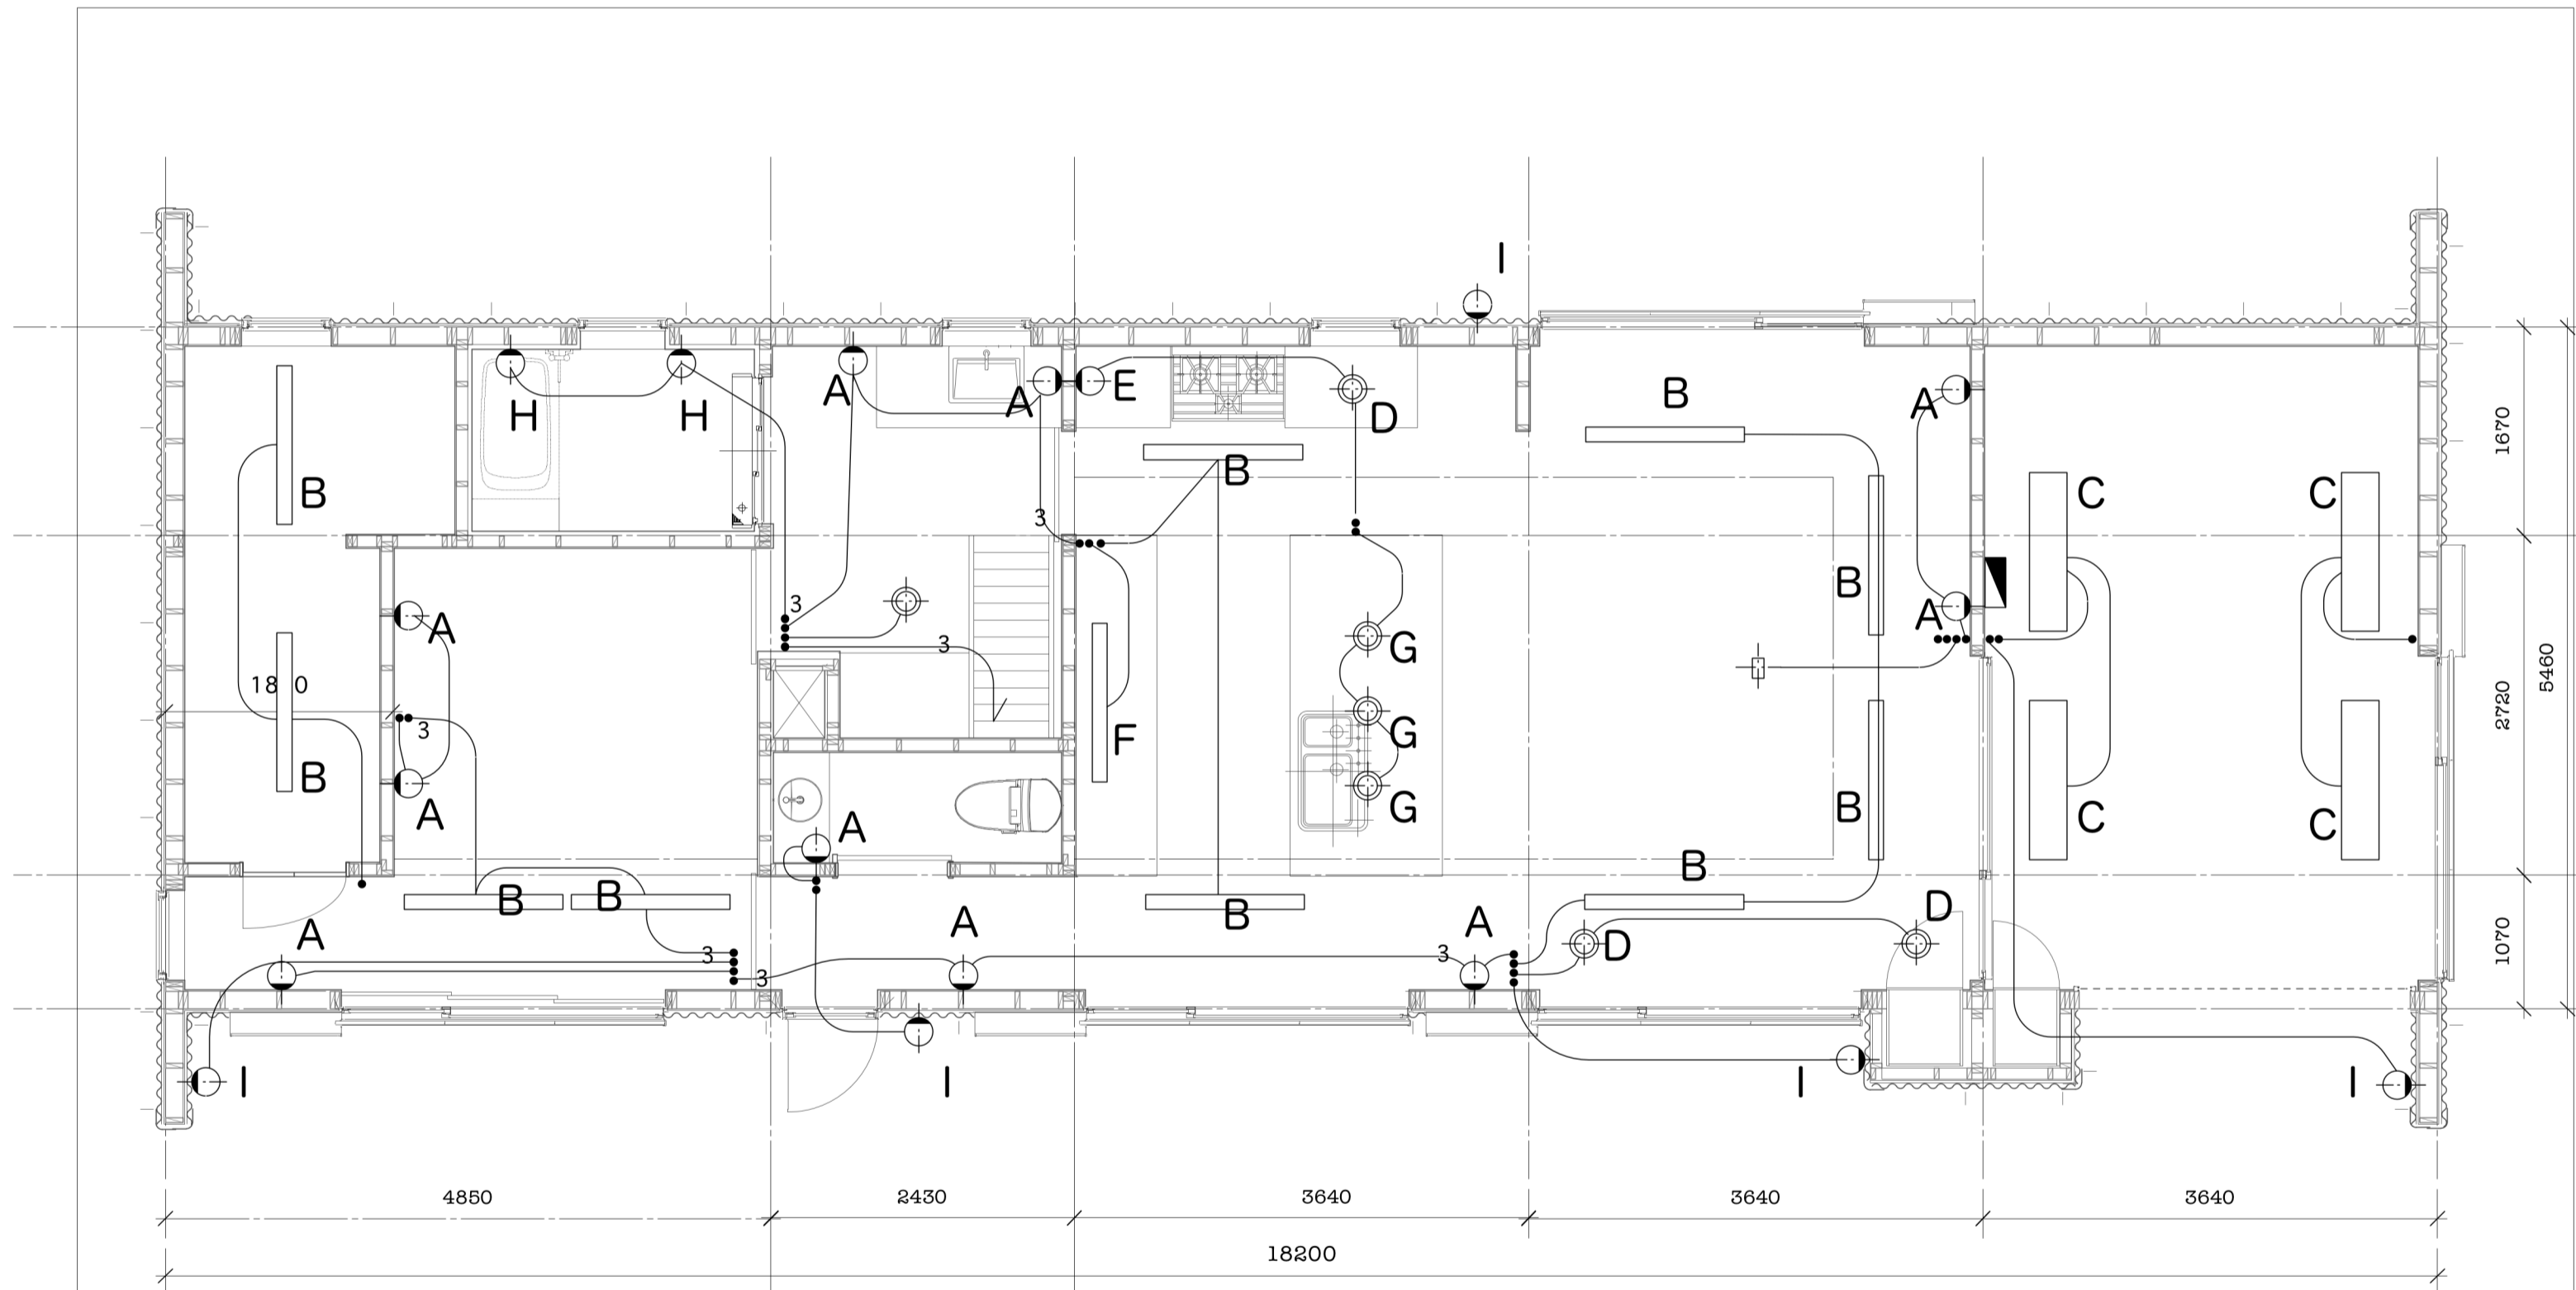

記号	品名	メーカー	型番	数量
A	IL100ブラケット	Seagull	4148_15	12
B	FL40直付け	松下		10
C	FHT16アクリルグローブ防虫型	松下	HLW6241ZE	4
D	IL100ダウンライト,白鉄枠	松下	NY11503	4
E	IL100ブラケット	松下		1
F	FL40棚下灯	松下		1
G	40Wシールドスポット	松下		3
H	2-IL25防水型ブラケット	ヤマギワ	B4025B	2
I	2-IL25防水型ブラケット	ヤマギワ	B4025B	5
J				

電灯設備配置図

縮尺 1/50

一級建築士第118162号古山恵一郎

山本邸新築工事

ASK Inc.

phone: +81-53-453-0693
fax: +81-53-453-0698
e-mail: ask@tcp-ip.or.jp

109-12 Motoshiro-cho Hamamatsu-shi, 430-0946 JAPAN

E1